
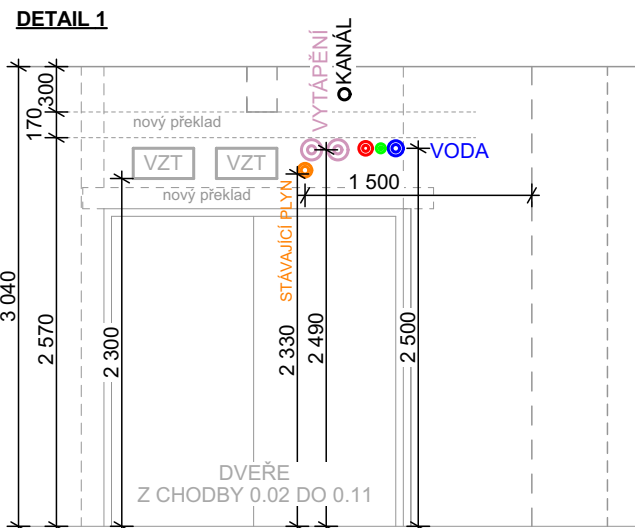


DETAIL NAPOJENÍ ZÁSOBNÍKU

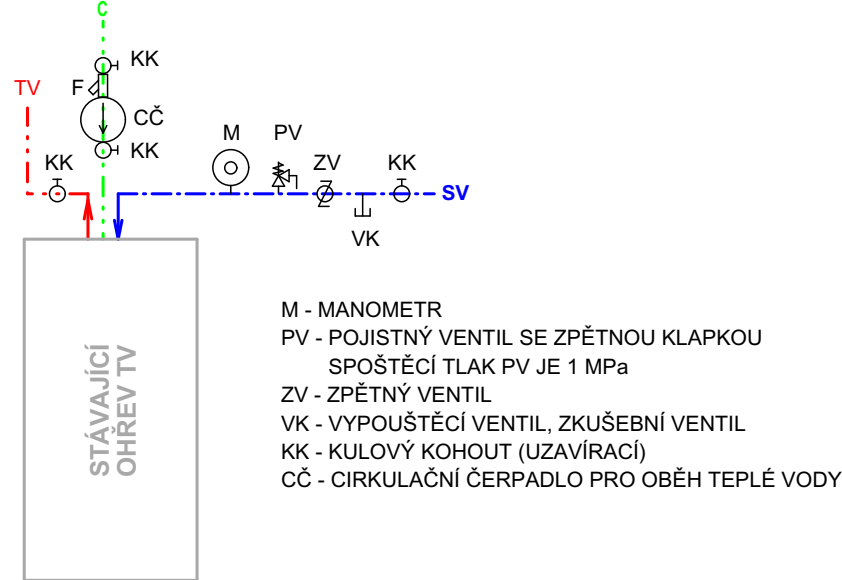

LEGENDA ZDRAVOTECHNIKY

OZNAČ.	POPIS
WC _z	ZÁVĚSNÉ WC S NÁDRŽKOU DO STĚNY PŘÍVOD VODY ZE ZADU / SHORA UPROSTŘED, NÁDRŽKA 3/6 L
WC _v	ZÁVĚSNÉ WC PRO TĚLESNÉ POSTIŽENÉ S NÁDRŽKOU DO STĚNY PŘÍVOD VODY ZE ZADU / SHORA UPROSTŘED, NÁDRŽKA 3/6 L
WC _z +B	ZÁVĚSNÉ WC S BIDETOVOU FUNKCÍ
UM ₁	MEŠNÍ UMYVADLO S OTVOREM PRO STOJÁNKOVOU BATERII
UM ₂	VĚŠNÍ UMYVADLO S OTVOREM PRO STOJÁNKOVOU BATERII
UM ₃	UMYVADLO S OTVOREM PRO STOJÁNKOVOU BATERII PRO TĚLESNÉ POSTIŽENÉ
UP ₁	UMYVADLOVÝ PULT, STOL. BATERIE NA DESKU SOUČÁSTÍ OBDELNÍKOVÉ UMYVADLO NEBO KULATÉ UMYVADLO
P	PISOÁR, PŘÍVOD VODY SHORA, ODPAD DOZADU
VP ₁ , VP ₂	VPUŠTĚ PODLAHOVÁ, S - SVISLÝ ODTOK, V - VODODRODNÝ ODTOK
LŽ	LINIOVÝ SPRCHOVÝ ŽLAB, BOČNÍ SVISLÝ ODPAD, DÉLKA 900 mm
V	ZÁVĚSNÁ VÝLEVKVA, VČETNĚ PLASTOVÉ MRÍŽKY
H	NOVÝ HYDRANTOVÝ SYSTÉM DO ZDI, HADICE D25, DÉLKA 30m
OH	MALOOBJEMOVÝ ELEKTRICKÝ OHŘÍVAČ VODY, OBJEM 4,6 L, UMÍSTĚNÍ POD ODBĚRNÉ MÍSTO
D	KUCHYŇSKÝ DŘEZ SOUČÁST VYBAVENÍ
K, KP	KLIMA, JEDNOTKA, KLIMA, POTRUBÍ VÍZ ČÁST VZDUCHOTECHNIKA, POMÍTKOVÝ KLIMA, SIFON

POPIS:

- STÁVAJÍCÍ VNITŘNÍ ROZVOD VODY
- NOVÝ VNITŘNÍ ROZVOD TEPLÉ VODY
- NOVÝ VNITŘNÍ ROZVOD STUDENÉ VODY
- NOVÝ VNITŘNÍ ROZVOD CÍKULAČNÍHO POTRUBÍ VODY
- NOVÝ VNITŘNÍ ROZVOD POŽÁRNÍ VODY

POZNÁMKA:

- NOVÉ STUPACÍ POTRUBÍ POŽÁRNÍ VODY
- NOVÉ STUPACÍ POTRUBÍ POŽÁRNÍ VODY
- SPRCHOVÁ SEKVENCENÍ TERMOSTATICKÁ BATERIE

- VODOVODNÍ POTRUBÍ BUDE IZOLOVÁNO DLE VYHLÁŠKY Č. 193/2007 Sb.
- ROZVODY JSOU PŘEVÁŽNĚ VEDENY V PŘEDSTĚNÁCH
- VODOVODNÍ KOHOUTY V JINÝCH MÍSTĚCH (PŘEDSTĚNÁCH, STĚNÁCH) BUDOU ZPŘÍSTUPNĚNÝ DVÍRKY O ROZMĚRECH min. 200 x 200 mm (PODLE VELIKOSTI KER. OBKLADU, VÝŠKA UMÍSTĚNÍ UZAVÍRAČŮ KOHOUTŮ BUDE SITUOVÁNA TAK, ABY DVÍRKA NAHAZOVALA JEDEN KER. OBKLAD)
- VŠECHNY VODOVODNÍ KOHOUTY UMÍSTĚNÉ V 1.PP POD STROPEM BUDOU OZNAČENY ŠTÍTKY S POPISEM, KTERÉ MÍSTO SE TÍMTO UZAVÍRÁ

ZODPOVĚDNÝ PROJEKTANT/HIP:	BARBORA KYŠKOVÁ	
KONTROLOVAL:	ING. LADISLAV ZAHRAĐNÍČEK	
VYPRACOVAL:	ING. MARKĚTA RYŠKOVÁ	
PROJEKTANT ČÁSTI PD:		
D.1.2.2 TECHNICA PROSTŘEDÍ STAVEB - ZDRAVOTNÉ TECHNICKÉ INSTALACE		
INVESTOR:	Město Český Těšín	DATUM: 04/2025
nám. ČSA 1/1, 737 01 Český Těšín		FORMAT: 1050 x 584 mm
NÁZEV STAVBY:		ARCHIVNÍ ČÍSLO:
CELKOVÁ OBNOVA BUDOVY ZŠ KONTEŠINEC PO POŽÁRU		DOKUMENTACE OBJEKTU: DPS
MÍSTO STAVBY:	KATASTRÁLNÍ ÚZEMÍ: ČESKÝ TĚŠÍN	STAVEBNÍ OBJEKT:
ČESKÝ TĚŠÍN	PARCELA Č.: viz TZ	S 01 STAVEBNÍ OBJEKT
NÁZEV VÝKRESU:		MĚŘÍTKO: 1:75
ŘEZ VNITŘNÍM ROZVODEM VODOVODU		ČÍSLO VÝKRESU: D.1.2.2.10