


Příloha č.1

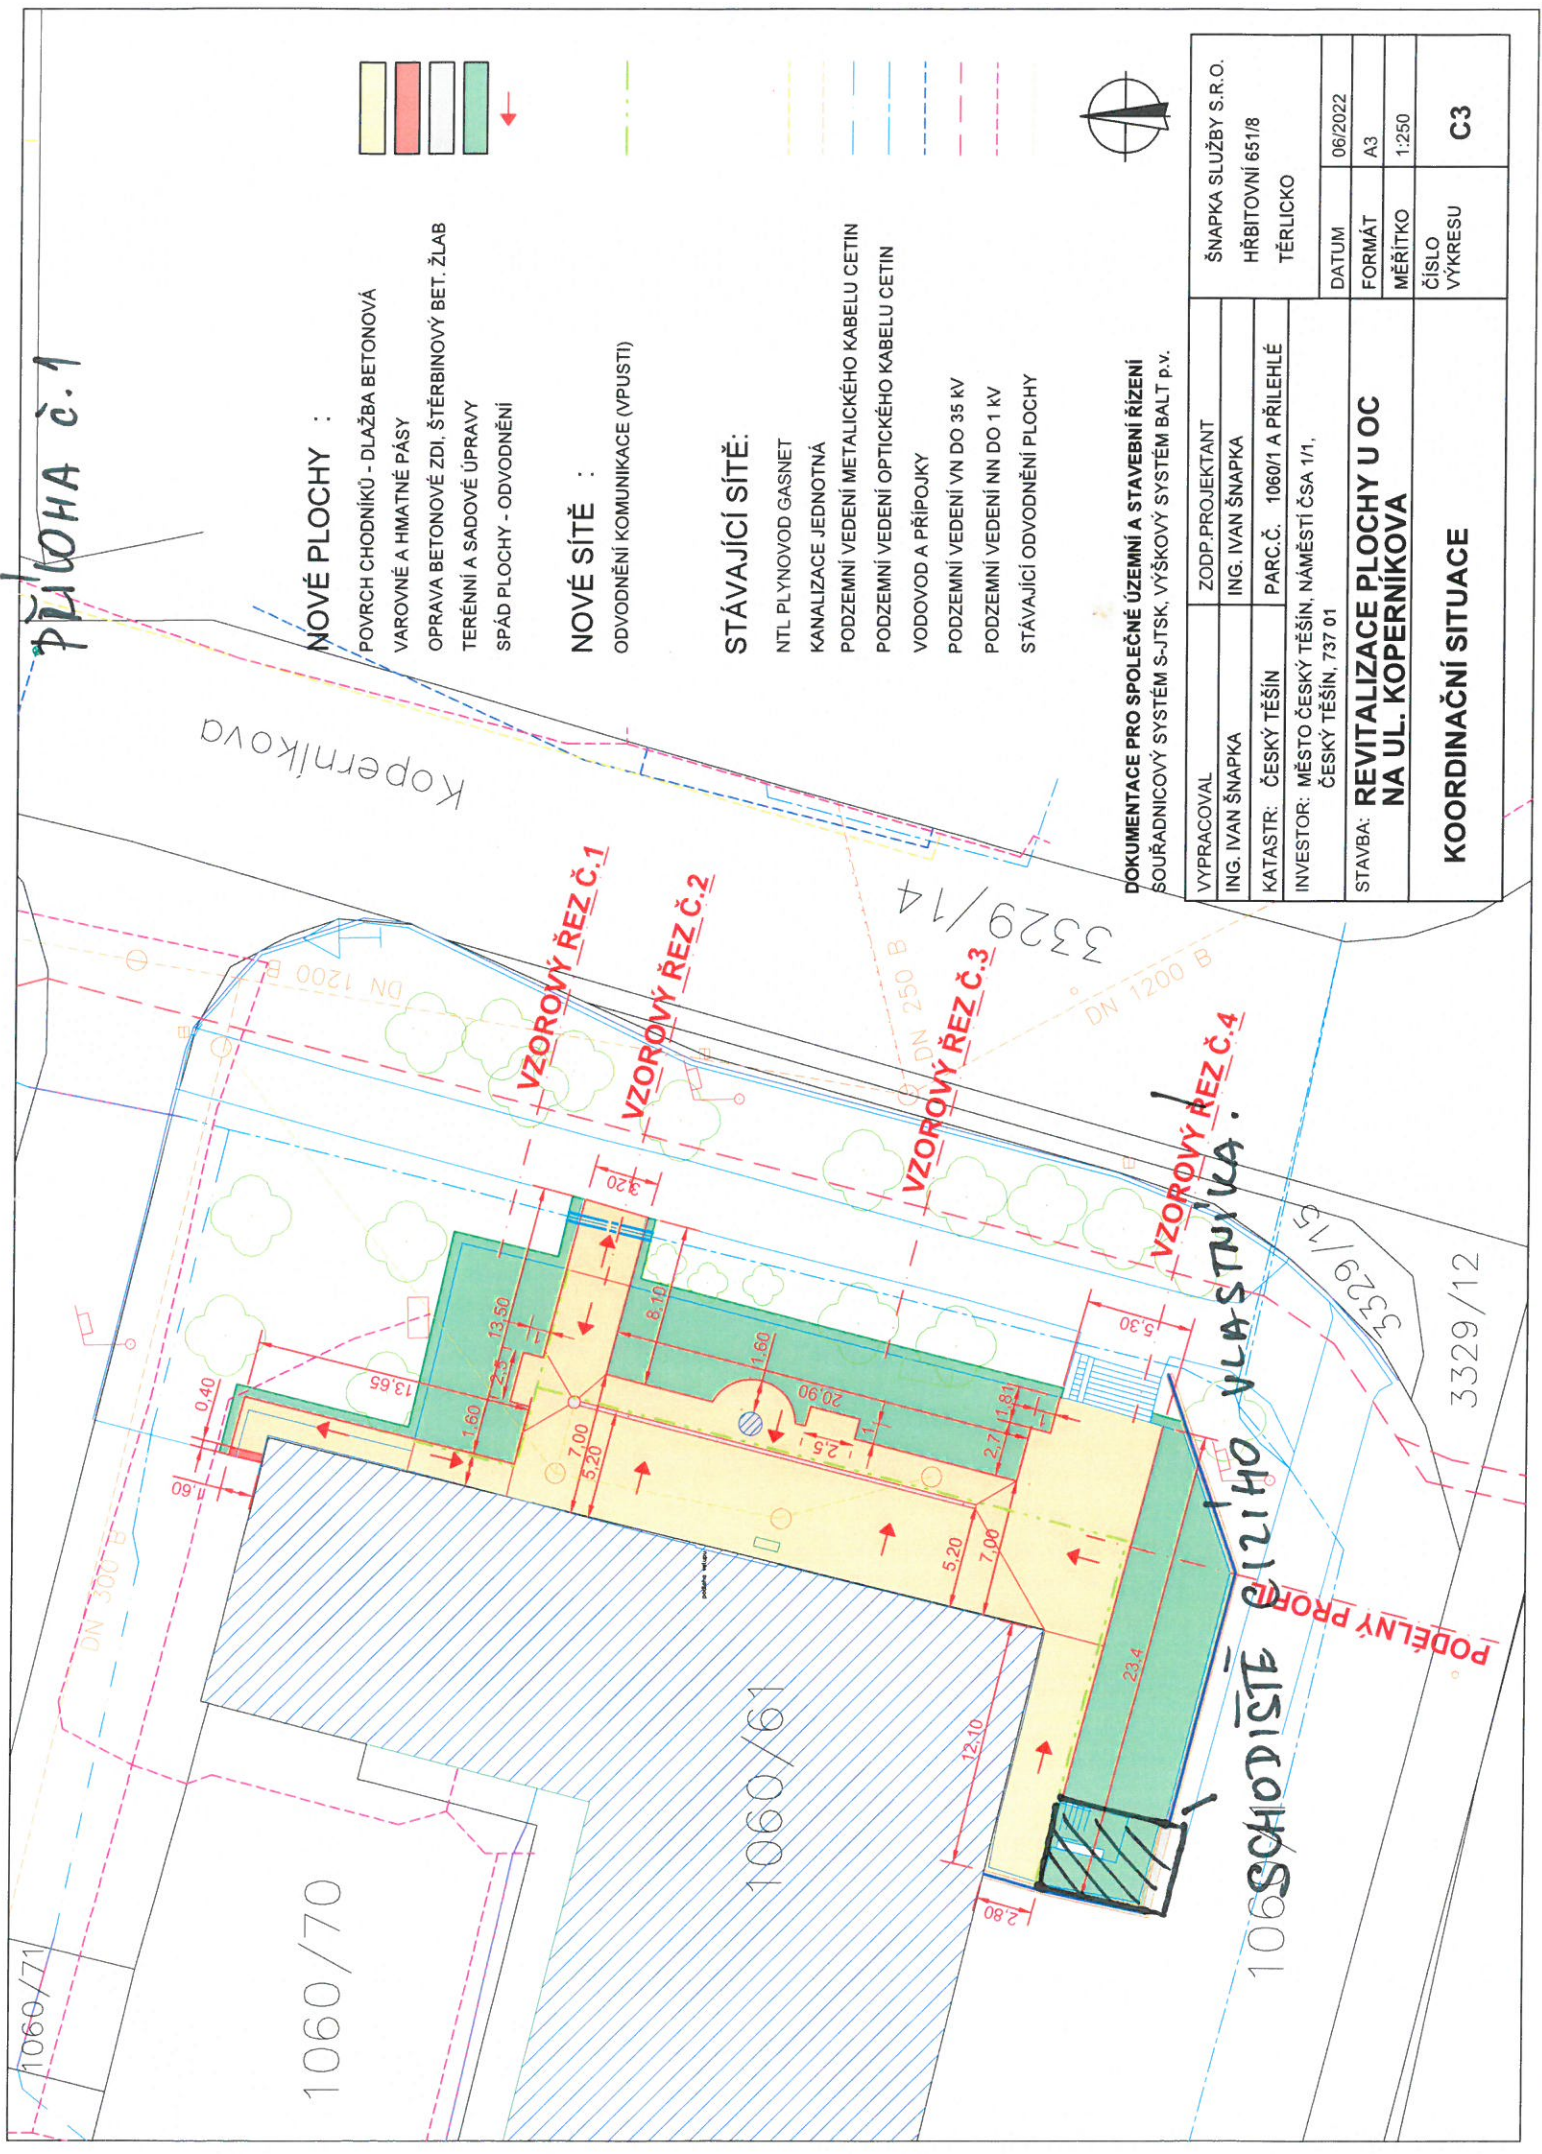

NOVÉ PLOCHY :

- POVRCH CHODNÍKŮ - DLAŽBA BETONOVÁ
- VAROVNÉ A HMATNÉ PÁSY
- OPRAVA BETONOVÉ ZDI, ŠTĚRBINOVÝ BET. ŽLAB
- TERÉNNÍ A SADOVÉ ÚPRAVY
- SPÁD PLOCHY - ODVODNĚNÍ

NOVÉ SÍTĚ :

- ODVODNĚNÍ KOMUNIKACE (VPUSTI)

STÁVAJÍCÍ SÍTĚ:

- NTL PLYNOVOD GASNET
- KANALIZACE JEDNOTNÁ
- PODZEMNÍ VEDENÍ METALICKÉHO KABELU CETIN
- PODZEMNÍ VEDENÍ OPTICKÉHO KABELU CETIN
- VODOVOD A PŘÍPOJKY
- PODZEMNÍ VEDENÍ VN DO 35 KV
- PODZEMNÍ VEDENÍ NN DO 1 KV
- STÁVAJÍCÍ ODVODNĚNÍ PLOCHY



DOKUMENTACE PRO SPOLEČNÉ ÚZEMNÍ A STAVEBNÍ ŘÍZENÍ
SOUŘADNICOVÝ SYSTÉM S-JTSK, VÝŠKOVÝ SYSTÉM BALT p.v.

VYPRACOVAL	ZODP.PROJEKTANT	ŠNAPKA SLUŽBY S.R.O.
ING. IVAN ŠNAPKA	ING. IVAN ŠNAPKA	HŘBITOVNÍ 651/8
KATASTR: ČESKÝ TĚŠÍN	PARC.Č. 1060/1 A PŘÍLEHLÉ	TĚRLICKO
INVESTOR: MĚSTO ČESKÝ TĚŠÍN, NÁMĚSTÍ ČSA 1/1, ČESKÝ TĚŠÍN, 737 01		DATUM 06/2022
STAVBA: REVITALIZACE PLOCHY U OC NA UL. KOPERNÍKOVA		FORMÁT A3
		MĚŘÍTKO 1:250
		ČÍSLO VÝKRESU C3

KOORDINAČNÍ SITUACE